




EISCAUA 11/2000

UOD	K2MUT	DISTANCIA
0-1	54,27(13,04)	39,919
1-2	52,22(12,04)	24,662
2-3	102,12(46,58)	24,263
3-4	130,75(50,96)	15,213
4-5	97,28(41,17)	19,900
5-6	50,52(44,22)	67,547
6-7	55,27(19,62)	55,207
7-8	53,59(33,26)	40,407
8-9	44,01(28,39)	33,269
9-10	08,50(33,72)	16,479
10-11	54,56(6,06)	19,761
11-12	34,92(34,68)	32,814
12-13	12,45(11,63)	19,045
13-14	18,47(19,05)	17,035
14-15	66,50(35,28)	15,972

ENCLOSURE


	
PROYECTO CONSTRUCCIÓN SISTEMA DE AGUA POTABLE CON PERSONALIZACIÓN DE LA COMUNIDAD CENTRO ESQUINILLA, CHIMALMA	CONTRATO CONSTRUCCIÓN DE LA OBRERA DE AGUA POTABLE DE LA COMUNIDAD DE CENTRO ESQUINILLA
01	06
HOJA	HOJA
FECHA DE ELABORACIÓN: 15/05/2018	FECHA DE ELABORACIÓN: 15/05/2018
ELABORADO POR: [Firma]	ELABORADO POR: [Firma]
REVISADO POR: [Firma]	REVISADO POR: [Firma]
APROBADO POR: [Firma]	APROBADO POR: [Firma]

7 ANQUE

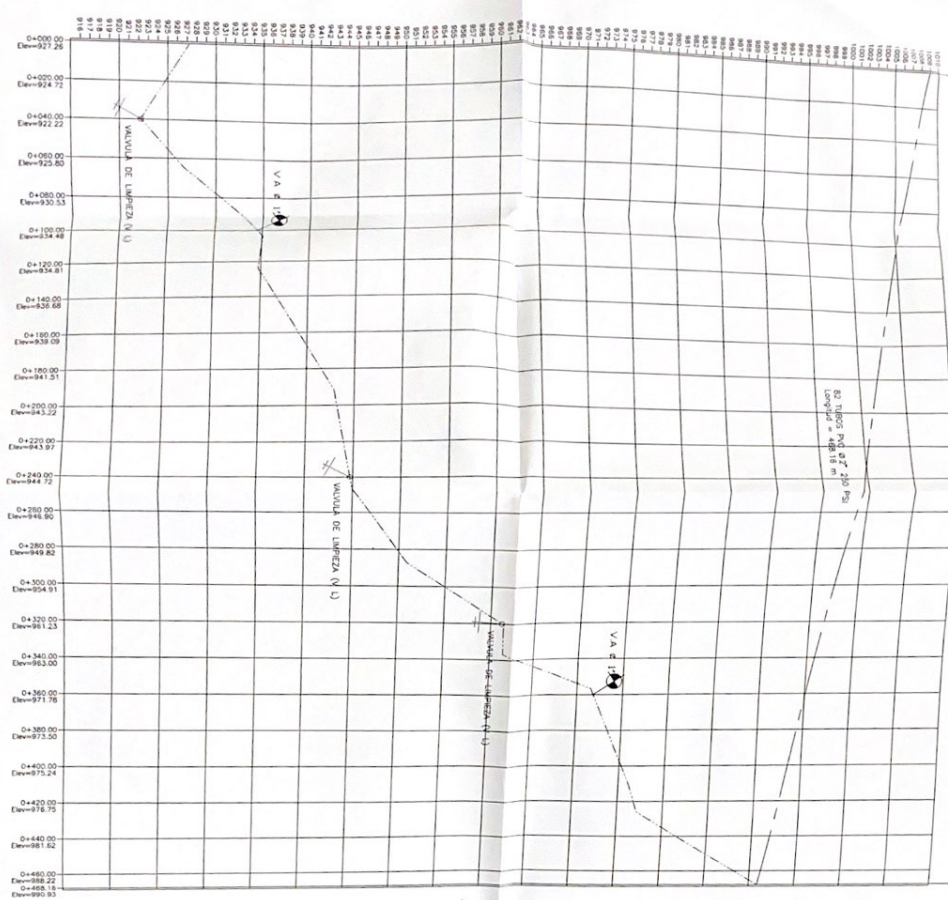

PERFIL LÍNEA DE IMPULSIÓN

ESCALA HORIZONTAL 1 1000
ESCALA VERTICAL 1 200

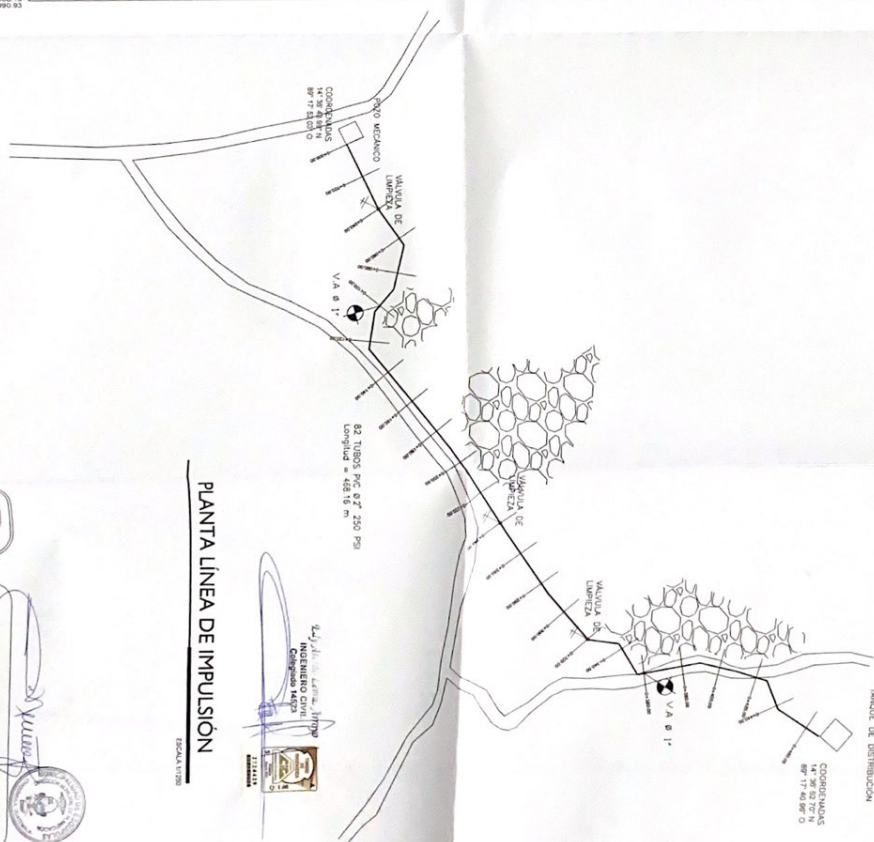

PLANTA LÍNEA DE IMPULSIÓN

1500

SIMBOLOGIA	
	LÍNEA DE IMPLANTACIÓN EN PLANTA
	LÍMITES DE COBERTURA
	COLO VERTICAL (CAMBIO DE DIRECCIÓN)
	NÚMERO DE IMPLANTACIÓN
	ALTA MÉDICA
	INDICIO CAMBIAMIENTO
	LÍNEA IMPLANTACIÓN EN PROFIL
	LÍNEA DE CORTA MEDIOGRÁFICA




MUNICIPALIDAD DE
ESQUIPULAS

CONSTRUCCION SISTEMA DE AGUA POTABLE CON
PERFORACION DE POZO. ALDEA OLOPITA
CENTRO. ESQUIPULAS. CHIGUIMULA.


02 / PUNTA LIBRA DE MANUSCRIPCIÓN
- PUNTA LIBRA DE MANUSCRIPCIÓN
- PUNTA LIBRA DE MANUSCRIPCIÓN

90


~~02~~
06

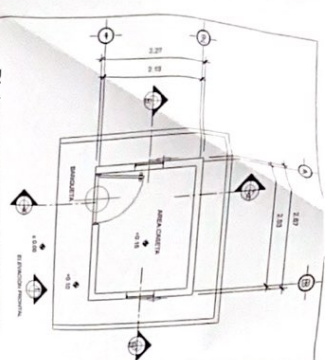


PLANTA DE DISTRIBUCION
ESCALA 1:50

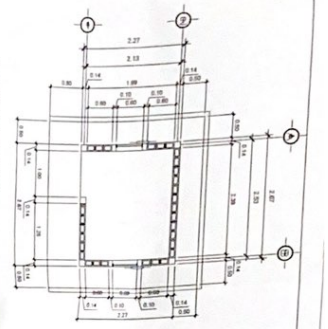


PLANTA DE COTAS
ESCALA 1:50

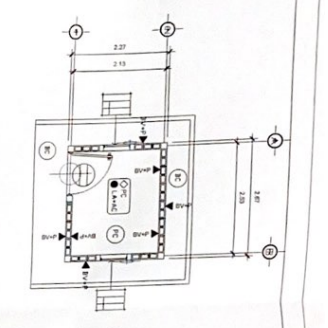


PLANTA DE ACABADOS
ESCALA 1:50

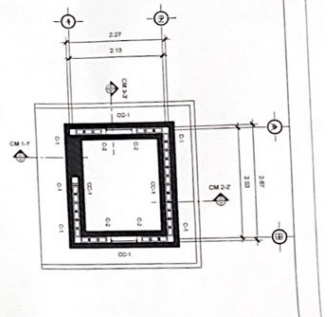


PLANTA DE CIMENTACIÓN
ESCALA 1:50

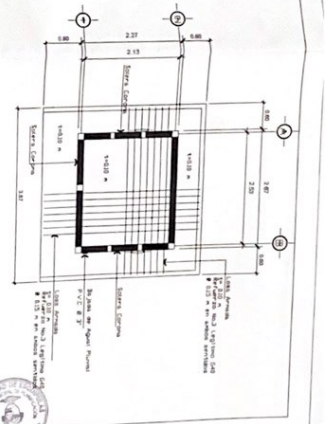

PLANTA DE ARMADO DE LOSA
ESCALA 1:50

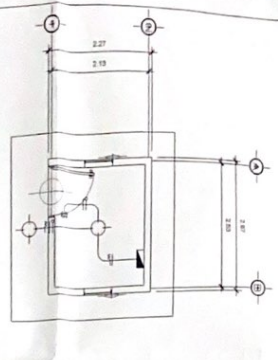

PLANTA DE ELECTRICAS ILUMINACION
ESCALA 1:50

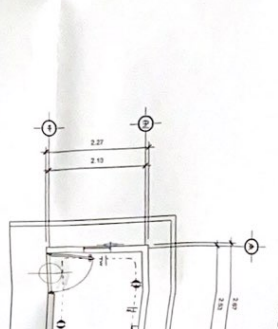

PLANTA DE ELECTRICAS FUERZA
ESCALA 1:50

LEGENDA DE SIMBOLOS

TIPO	DESCRIPCION
1	Interruptor de luz
2	Interruptor de fuerza
3	Tomacorriente
4	Tomacorriente de emergencia
5	Tomacorriente de fuerza
6	Tomacorriente de fuerza con protección diferencial
7	Tomacorriente de fuerza con protección diferencial y interruptor de fuerza
8	Tomacorriente de fuerza con protección diferencial y interruptor de fuerza y tomacorriente de emergencia
9	Tomacorriente de fuerza con protección diferencial y interruptor de fuerza y tomacorriente de emergencia y tomacorriente de fuerza
10	Tomacorriente de fuerza con protección diferencial y interruptor de fuerza y tomacorriente de emergencia y tomacorriente de fuerza y tomacorriente de fuerza

LEGENDA DE SIMBOLOS


TIPO	DESCRIPCION
1	Interruptor de luz
2	Interruptor de fuerza
3	Tomacorriente
4	Tomacorriente de emergencia
5	Tomacorriente de fuerza
6	Tomacorriente de fuerza con protección diferencial
7	Tomacorriente de fuerza con protección diferencial y interruptor de fuerza
8	Tomacorriente de fuerza con protección diferencial y interruptor de fuerza y tomacorriente de emergencia
9	Tomacorriente de fuerza con protección diferencial y interruptor de fuerza y tomacorriente de emergencia y tomacorriente de fuerza
10	Tomacorriente de fuerza con protección diferencial y interruptor de fuerza y tomacorriente de emergencia y tomacorriente de fuerza y tomacorriente de fuerza

PLANTILLA DE PUERTAS


PUERTA	ANCHO	ALTO	DETALLES
P-1	120	210	1.5 m de altura por el ancho
P-2	120	210	1.5 m de altura por el ancho
P-3	120	210	1.5 m de altura por el ancho
P-4	120	210	1.5 m de altura por el ancho
P-5	120	210	1.5 m de altura por el ancho
P-6	120	210	1.5 m de altura por el ancho
P-7	120	210	1.5 m de altura por el ancho
P-8	120	210	1.5 m de altura por el ancho
P-9	120	210	1.5 m de altura por el ancho
P-10	120	210	1.5 m de altura por el ancho

PLANTILLA DE COLUMNAS


COLUMNA	ANCHO	ALTO	DETALLES
C-1	300	300	1.5 m de altura por el ancho
C-2	300	300	1.5 m de altura por el ancho
C-3	300	300	1.5 m de altura por el ancho
C-4	300	300	1.5 m de altura por el ancho
C-5	300	300	1.5 m de altura por el ancho
C-6	300	300	1.5 m de altura por el ancho
C-7	300	300	1.5 m de altura por el ancho
C-8	300	300	1.5 m de altura por el ancho
C-9	300	300	1.5 m de altura por el ancho
C-10	300	300	1.5 m de altura por el ancho

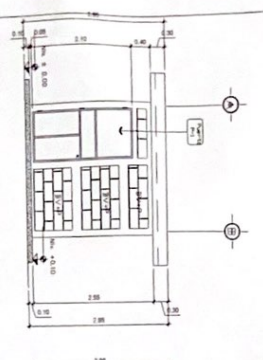


ELEVACIÓN FRONTAL
ESCALA 1:50

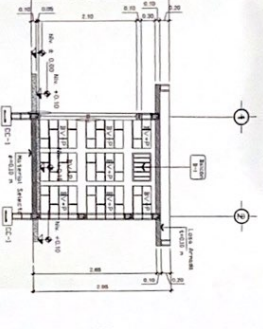

SECCIÓN A-A
ESCALA 1:50

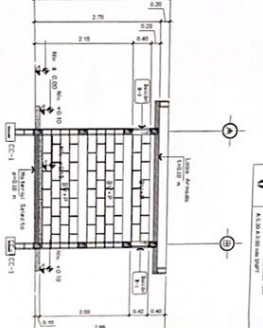

SECCIÓN B-B
ESCALA 1:50

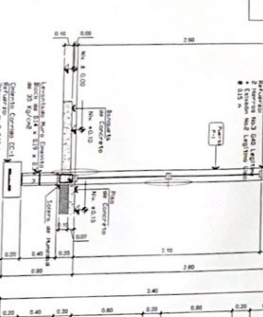


CORTE DE MURO 1-1'
ESCALA 1:50




CORTE DE MURO 2-2'
ESCALA 1:50




CORTE DE MURO 3-3'
ESCALA 1:50

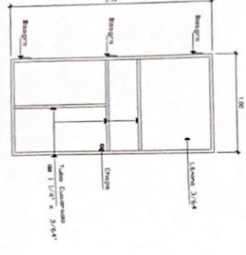


PUERTA TIPO P-1
ESCALA 1:50

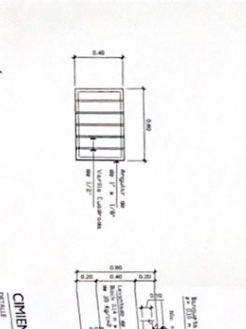

BALCÓN TIPO B-1
ESCALA 1:50

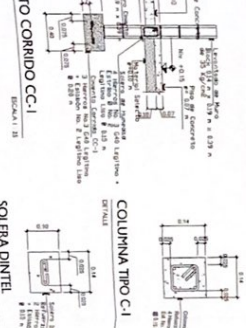


COLUMNA TIPO C-1
ESCALA 1:50

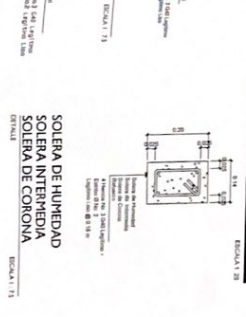


SOLEIRA TIPO S-1
ESCALA 1:50



 
SOLEIRA TIPO S-2
ESCALA 1:50



SOLEIRA TIPO S-3
ESCALA 1:50

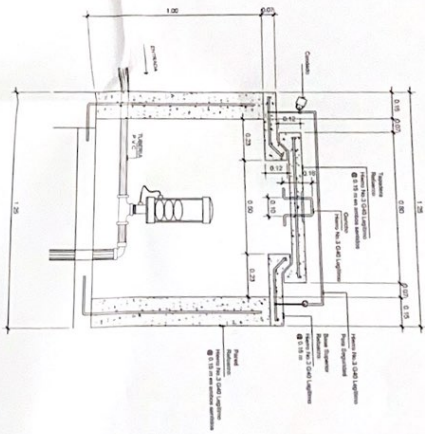

11

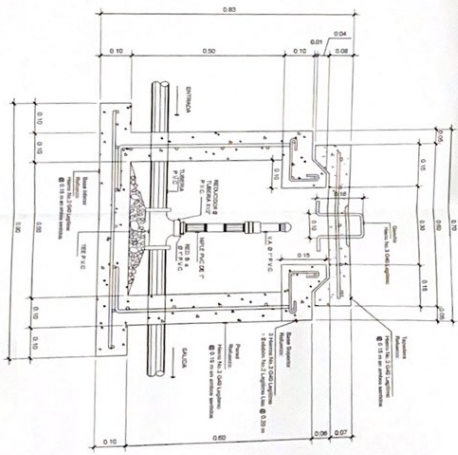

SECCION VALVULA DE AIRE CAJA DE CONCRETO ARMADO

[illegible]

Edy Araldo Lemus Arroyo
INGENIERO CIVIL
Colegiado 14523

	
MUNICIPALIDAD DE ESQUIPULAS	
PROYECTO: CONSTRUCCION SISTEMA DE AGUA POTABLE CON FERRONCACION DE PISO ALBERCIENTA CENTRO ESQUIPULAS CHIRQUIAUA.	
COORDINADOR: TIAQUE DE DISTRIBUCION SAN	NOIA 06
CARGO: JEFE DE DISTRIBUCION A CARGO JEFE DE DISTRIBUCION A CARGO JEFE DE DISTRIBUCION A CARGO JEFE DE DISTRIBUCION A CARGO	NOIA 06